

SITUACE

M 1:500

POZNÁMKA:
V OBCI MARŠOVICE BYLO PROVEDENO ULOŽENÍ VZDUŠNÉHO VEDENÍ NN DO ZEMĚ
V SITUACI JSOU NOVÉ A PŮVODNÍ ROZVODY POPISÁNY



LEGENDA INŽENÝRSKÝCH SÍTÍ

POPIS INŽENÝRSKÝCH SÍTÍ	STÁVAJÍCÍ	NAVRŽENÉ
KABELY NN - nové podzemní		
PODZEMNÍ A VZDUŠNÉ NN		
KABELY VN		
SDĚLOVACÍ KABEL		
VODOVOD PITNÁ VODA		
KANALIZACE DEŠŤOVÁ		
KANALIZACE JEDNOTNÁ		
PLYNOVOD STL		

LEGENDA:

- VOZOVKA ASFALTOBETON BEZ FREZOVÁNÍ
- VOZOVKA ASFALTOBETON FREZOVÁNÍ TL,5CM
- CHODNÍK - ZAMKOVÁ DLAŽBA
- ÚPRAVA VJEZDU/VSTUPU ZA OBRUBOU
- STRŽENÍ NÁNOSU KRAJNIC
- SILNIČNÍ OBRUBA 15/25
- NÁJEZDOVÁ OBRUBA 15/15N
- PŘECHODOVÁ OBRUBA 15/15-25 LV,PV

POZNÁMKA:
ZÁKRES INŽENÝRSKÝCH SÍTÍ JE POUZE INFORMATIVNÍ. PŘED ZAPOČETÍM STAVEBNÍCH PRACÍ
JE NUTNO SÍTĚ VYTYČIT, VE SPOLUPRACI SE SPRÁVCI JE VIDITELNĚ OZNAČIT V TERÉNU.

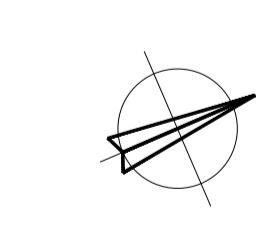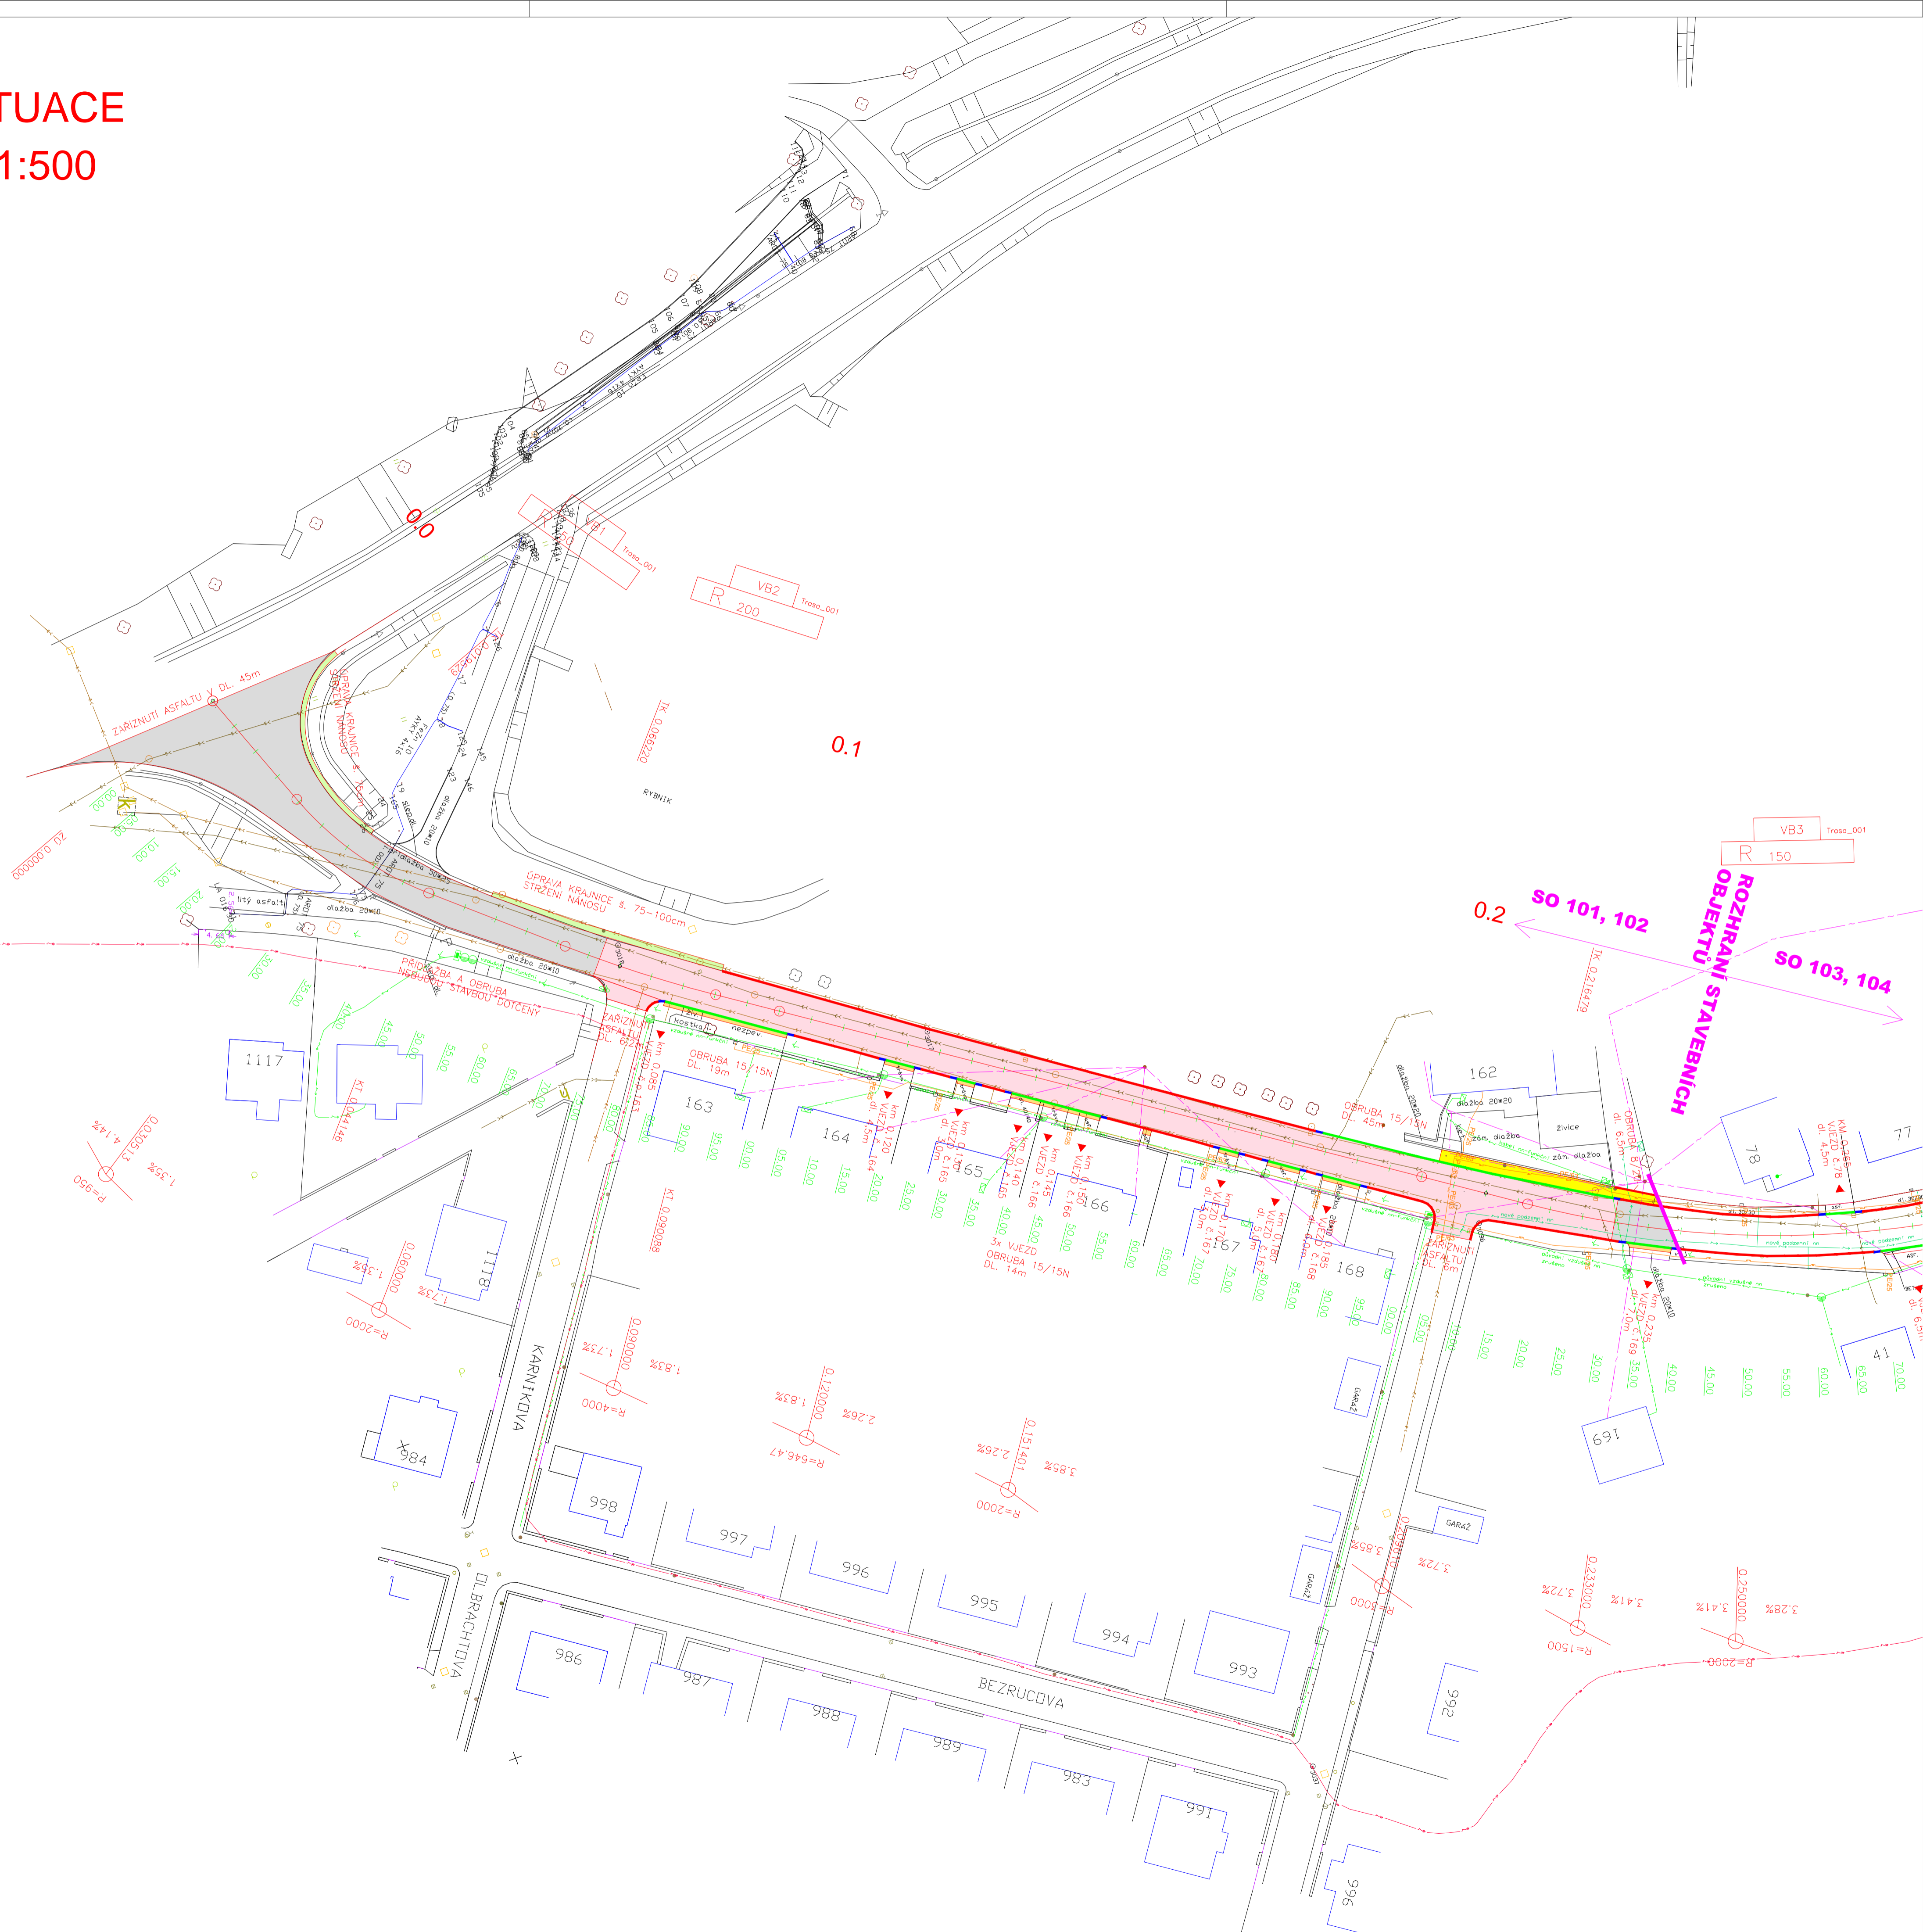

B

SO 101
SO 102

ZOOP.PROJEKTANT: ING.Š.VRBOVÁ	NAVRHL./VYPRACOVAL: ING.Š.VRBOVÁ	TECHNICKÁ KONTROLA: ING.Š.VRBOVÁ	 ARKA VRBOVÁ PROJEKCE DOPRAVNÍCH STAVĚB TEL.: 731 58 28 55 www.vrbova.eu IČO:87669455 vrbova@vrbova.eu
HL.ING.PROJEKTU: ING.Š.VRBOVÁ	KRESLIL./CAD: ING.Š.VRBOVÁ		
KrčO: VYSOČINA	M80/ObÚ: NOVÉ MĚSTO NA MOR.	FORMÁT: 12xA4	
OBJEDNATEL: NOVÉ MĚSTO NA MORAVĚ		DATUM: X/2015	
AKCE:		ČÍS.ZAK.: -	PARE:
OPRAVA MÍSTNÍ KOMUNIKACE MARŠOVICE		STUPEŇ: DPS	
PŘÍLOHA	SITUACE	MĚŘÍTKO: 1:500	
		PŘÍLOHA Č.: 2	